

落合クリーンセンター

煙突解体撤去工事に係る業務委託

要求水準書

(添付資料編)

令和8年4月

神戸市

落合クリーンセンター

煙突解体撤去工事に係る業務委託


要求水準書

(添付資料編)

令和8年4月

神戸市


1. 工事制約図

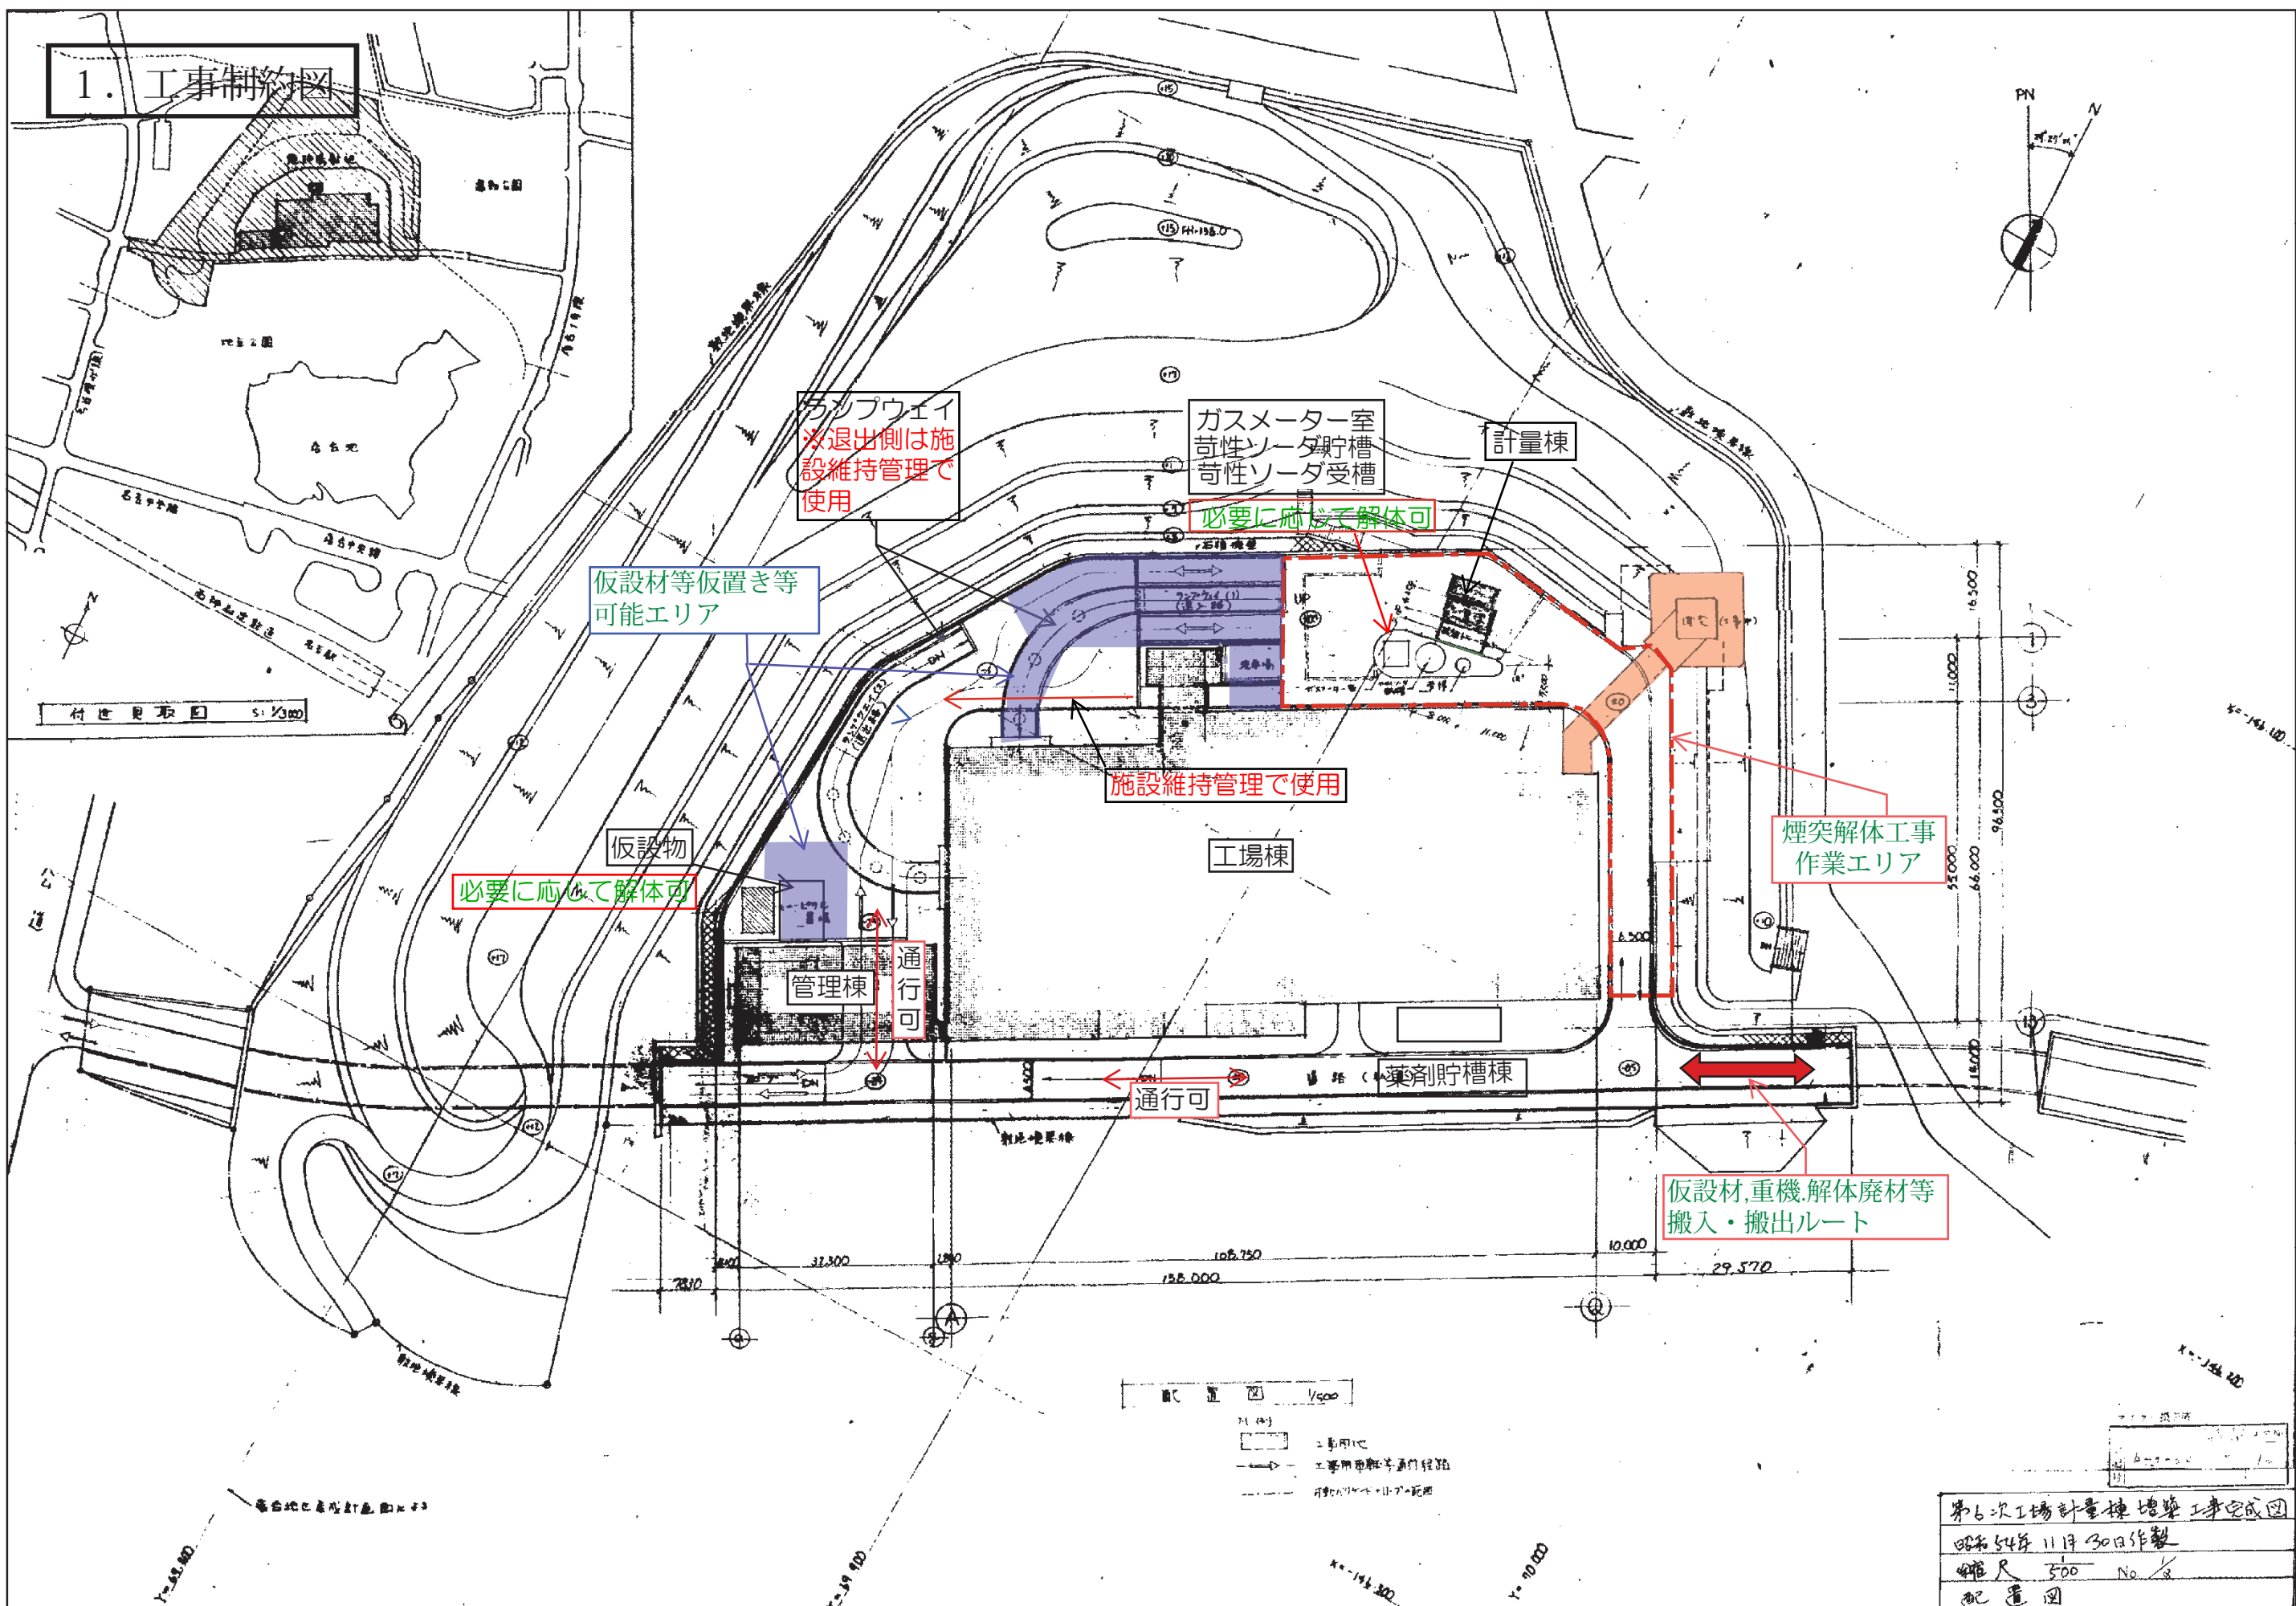

1/500
 ① 工事用地
 ② 工事用車等通行経路
 ③ 移動禁止区画

第6次工場計量棟増築工事完成図
 昭和54年11月30日作製
 縮尺 500 No. 2
 配置図

2. 煙突撤去範囲図


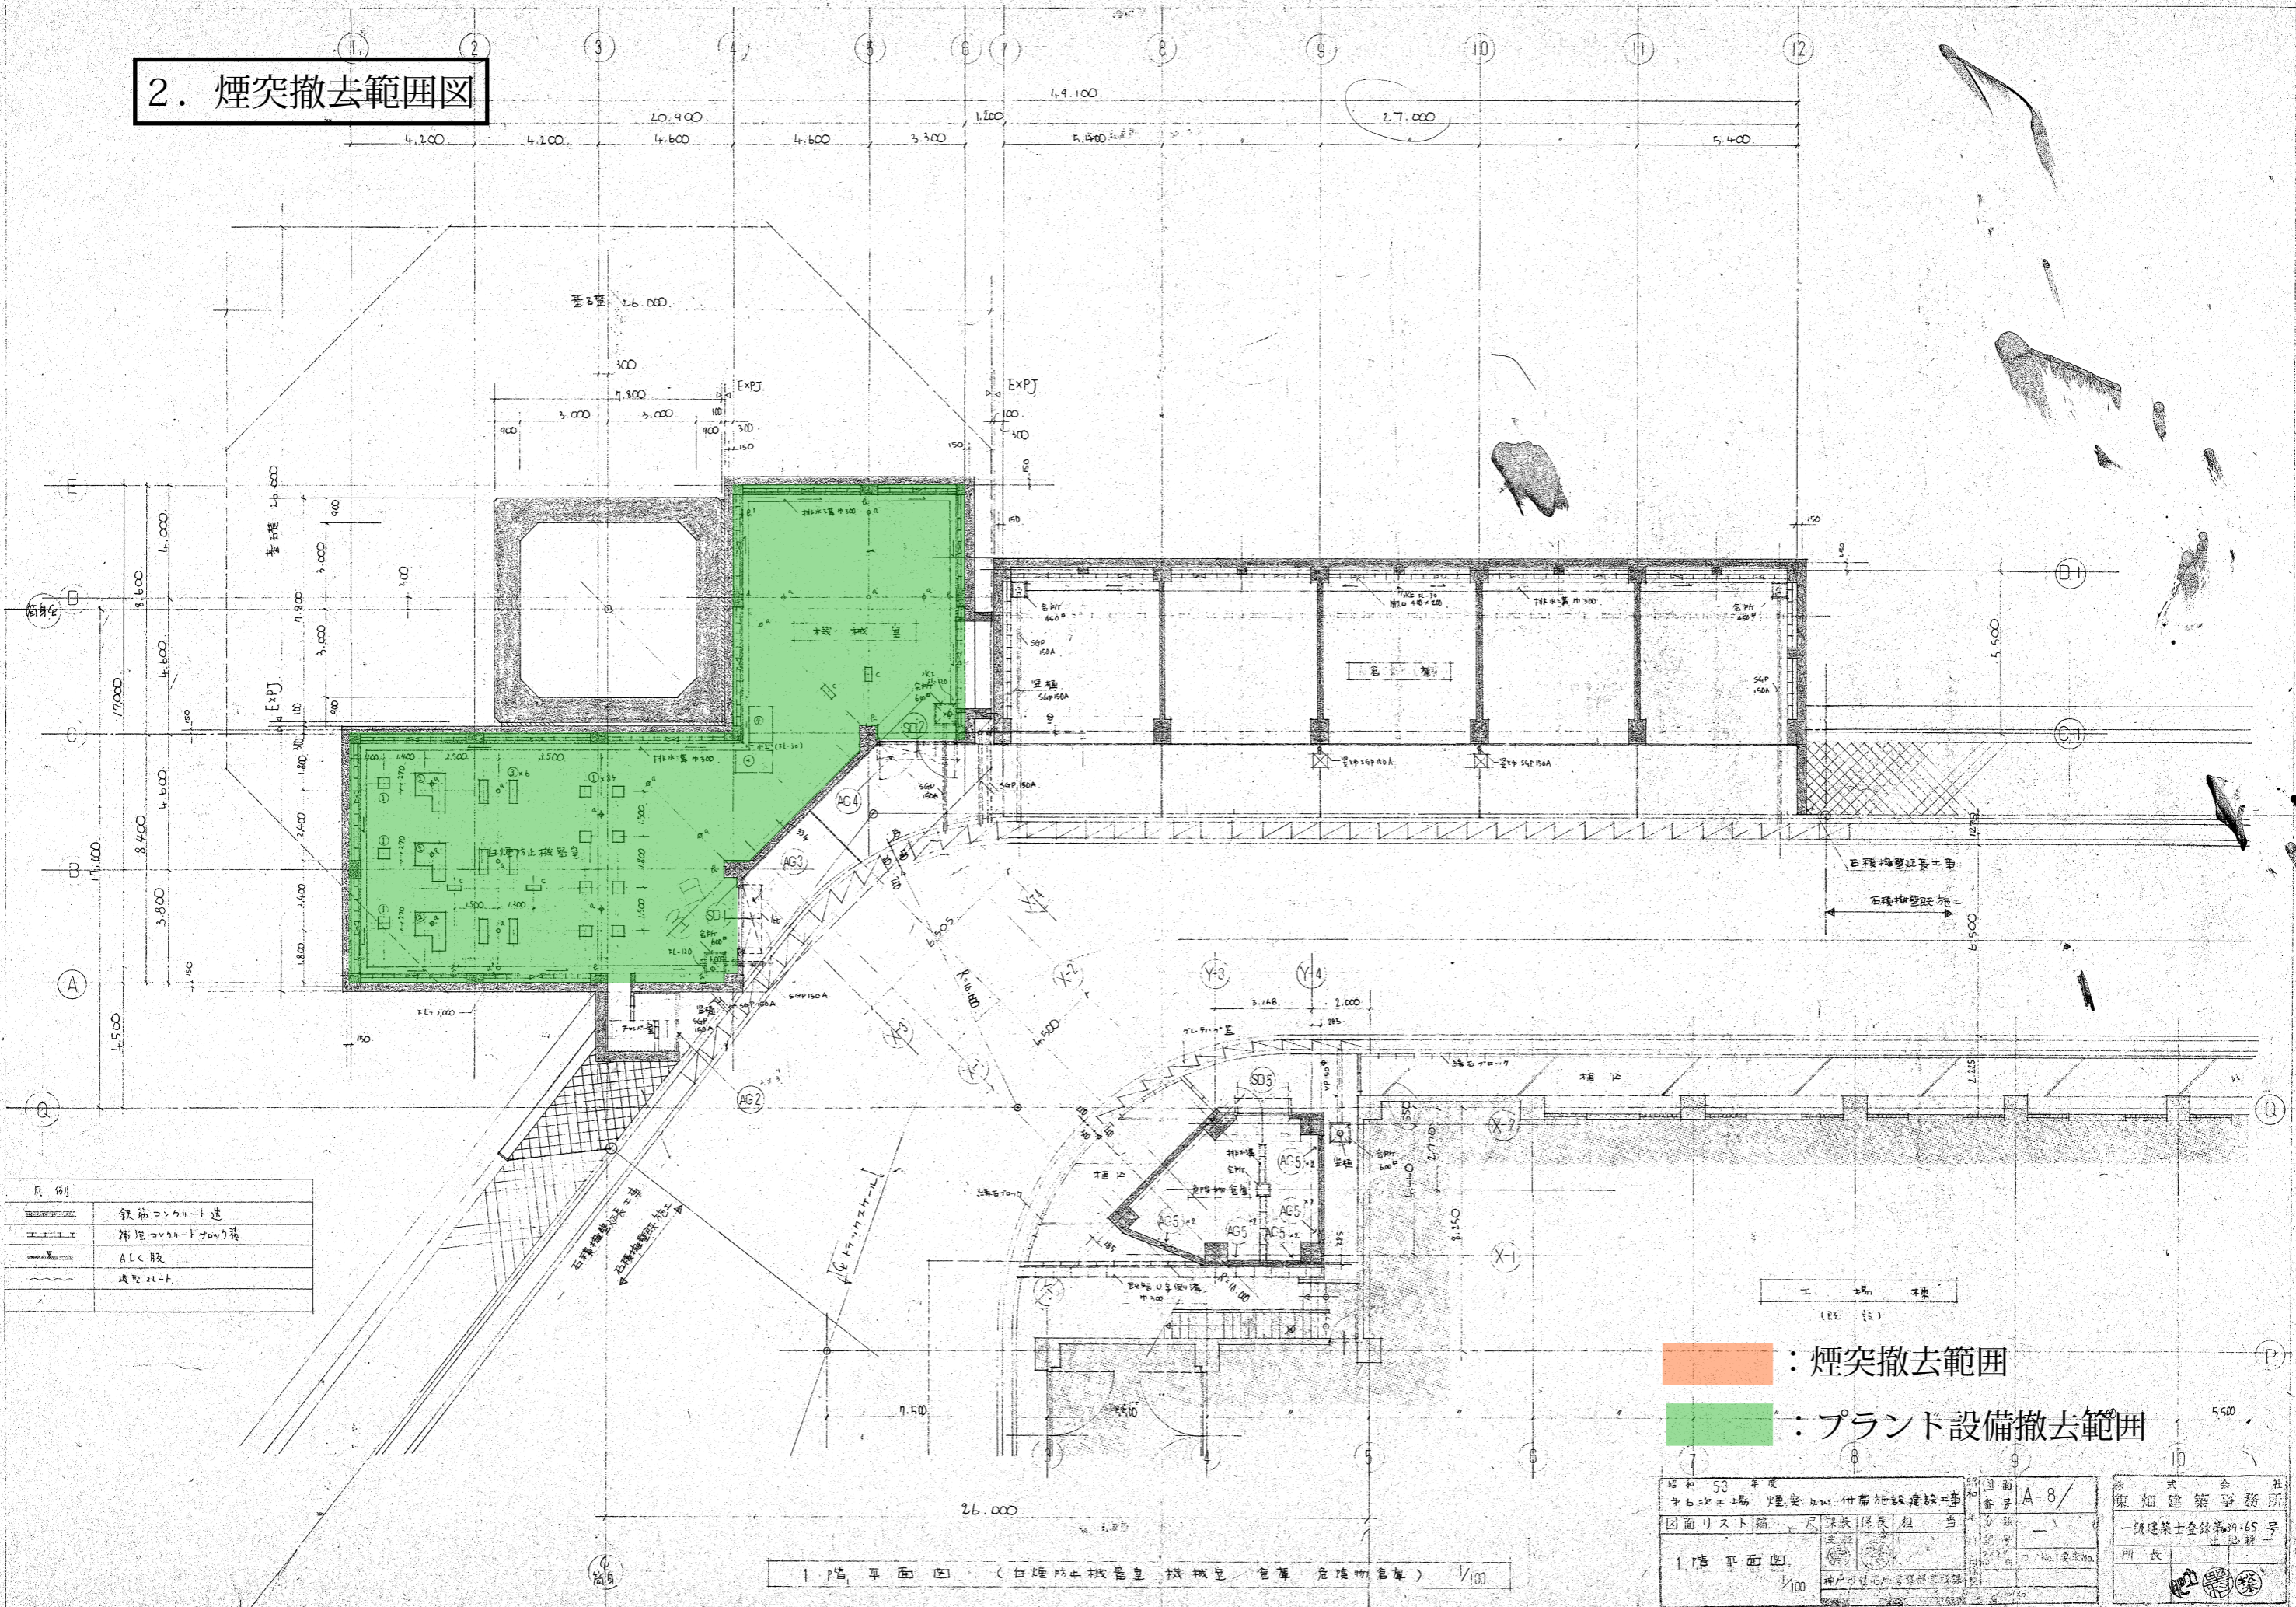


凡例	鉄筋コンクリート造
	補修コンクリート造
	ALC板
	遮断シート


: 煙突撤去範囲
 : プラント設備撤去範囲

1階平面図 (白煙防止機設置 機械室 倉庫 危険物倉庫) 1/100

昭和53年度 中白土工場 煙突安 付帯施設建設工事	図面番号 A-8/	社 東 畑 建 築 事 務 所
図面リスト 1階平面図	尺 寸 表 No. 表決No.	一級建築士登録第39265号 所長

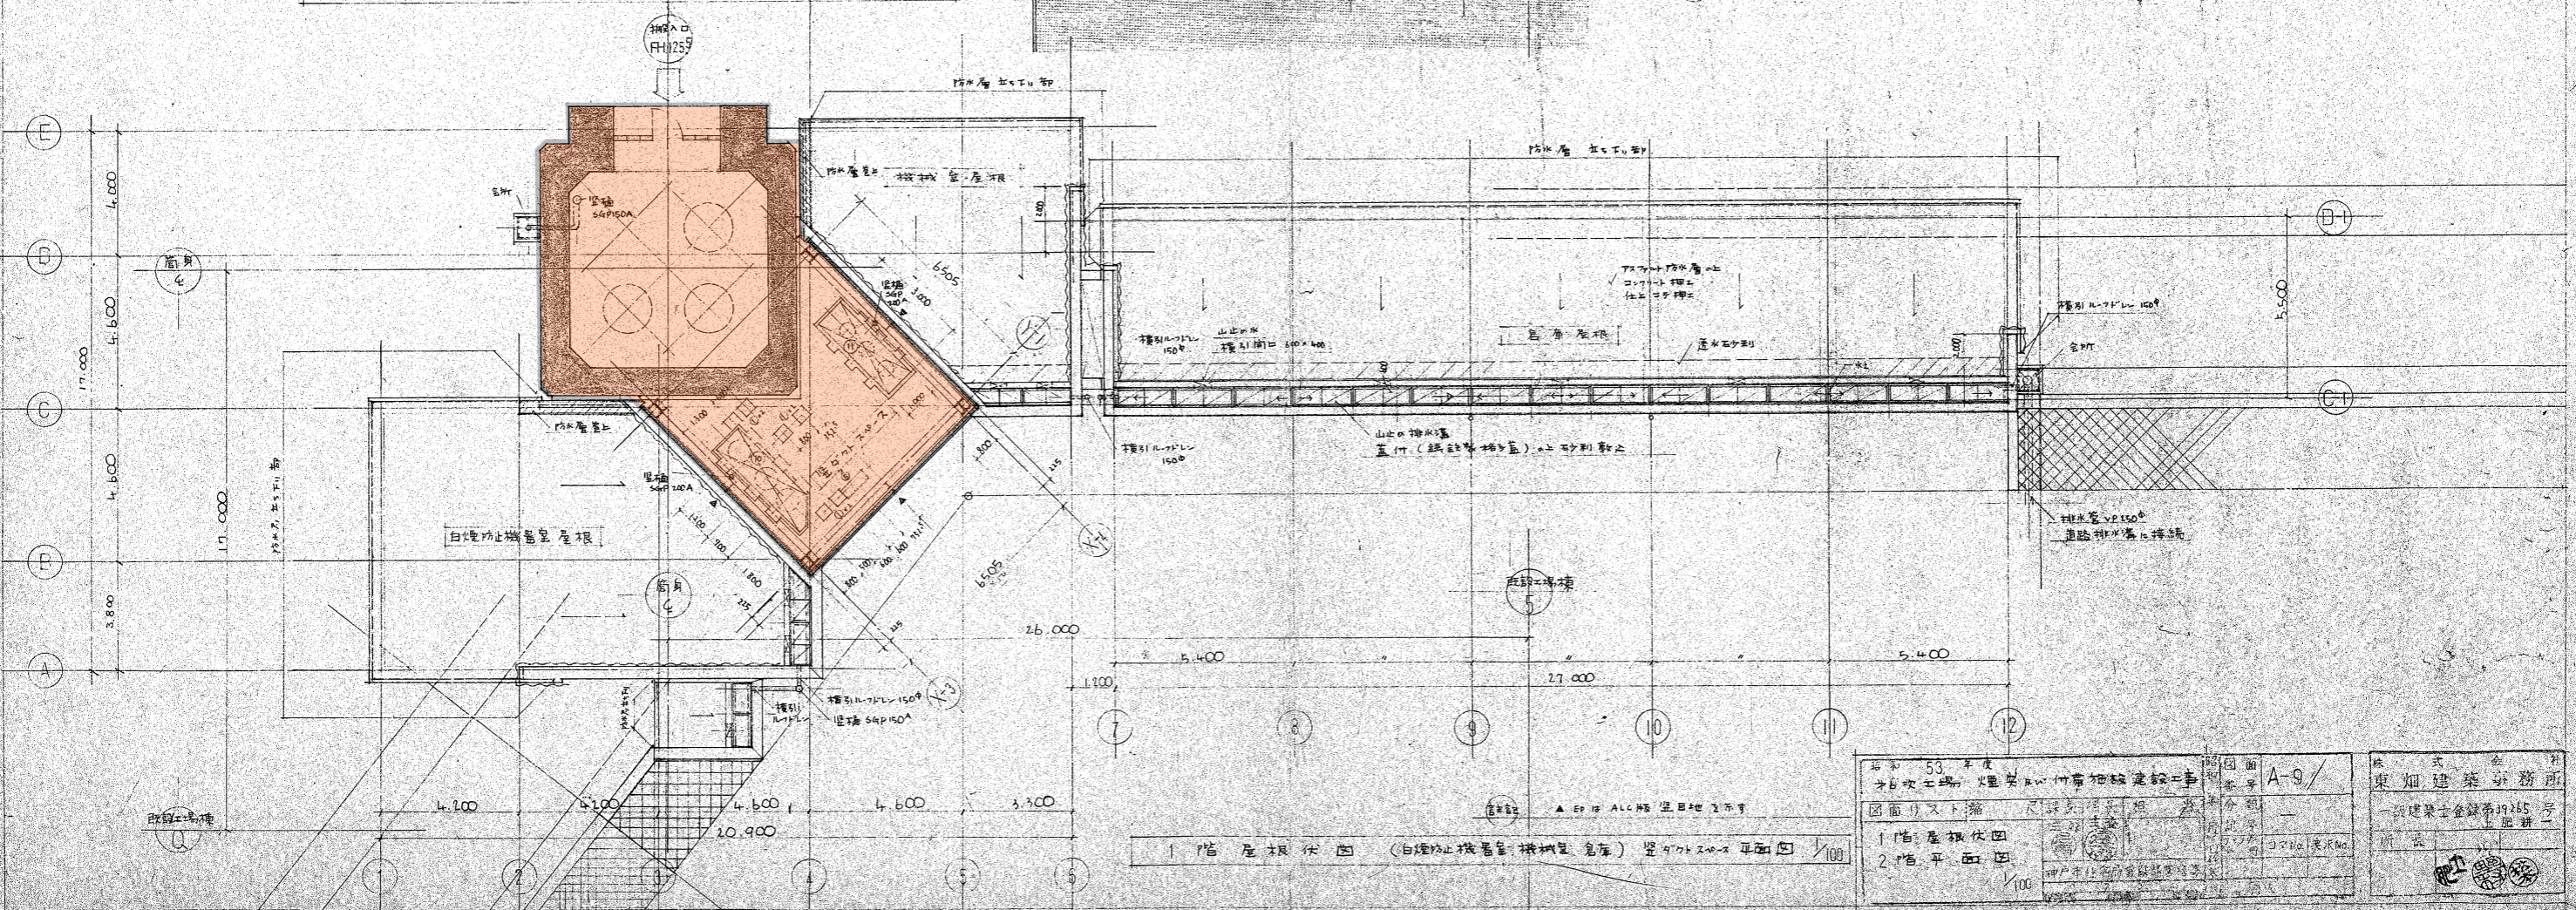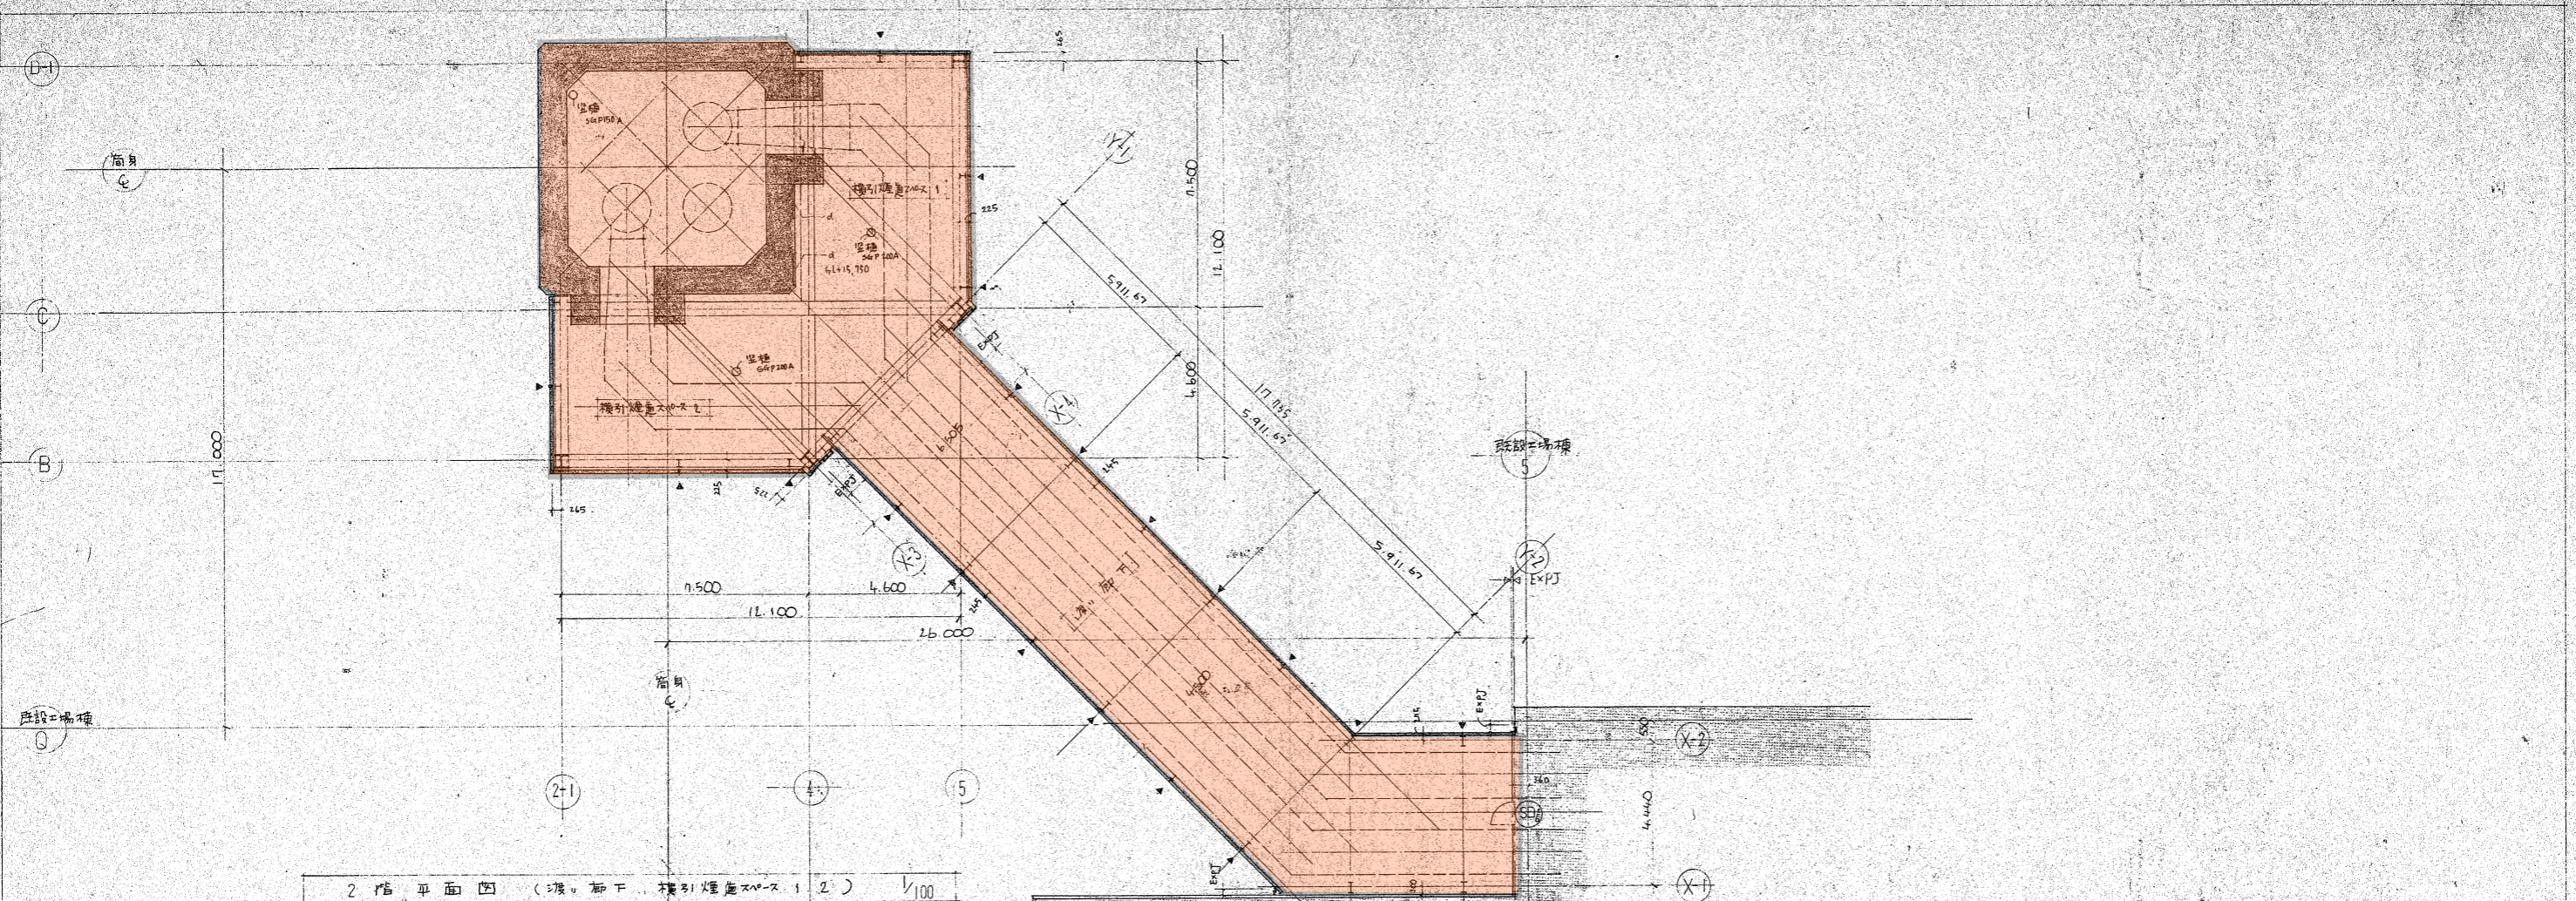

昭和53年度 井筒工機、火災安全、竹筒建築工事 図面リスト簿 1階屋根伏図 2階平面図	図面番号 A-9/	株式会社 東畑建築事務所 一級建築士登録第3925号 図印一
---	--------------	---

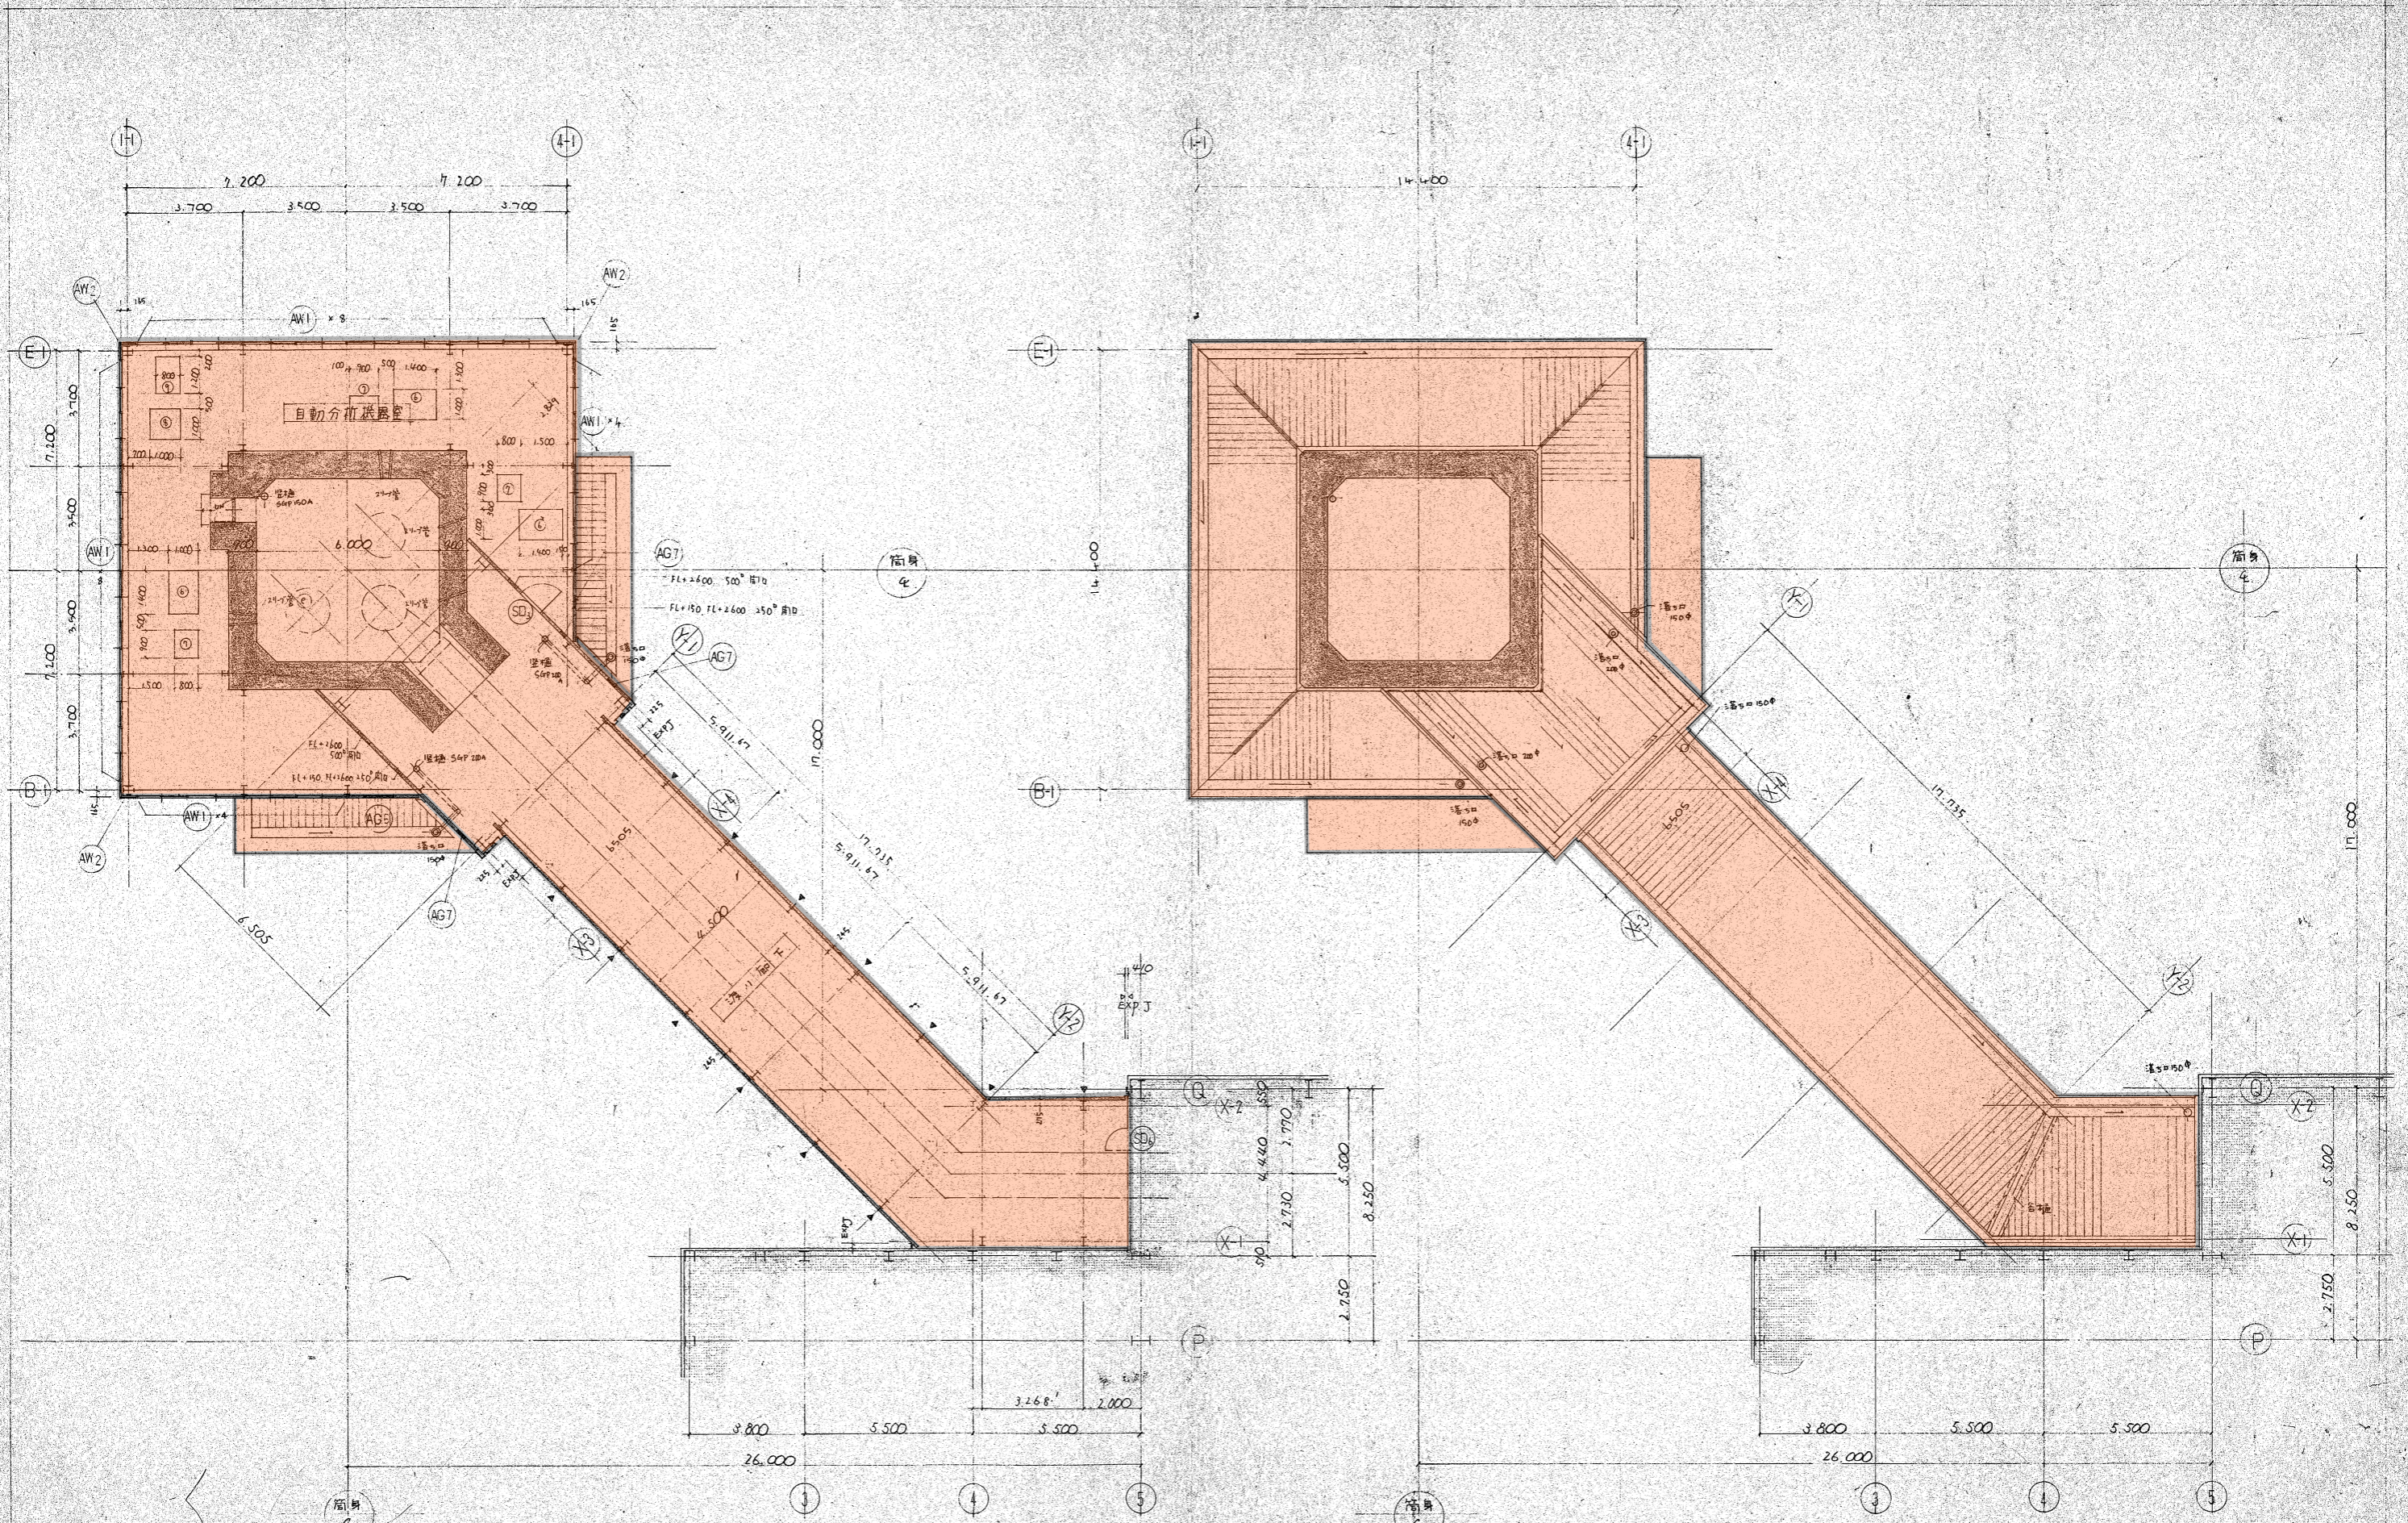


3階平面図 (自動分機器室、海、廊下) 1/100

屋根伏図 (自動分機器室、海、廊下) 1/100


図面 番号	A-10
図面 リスト	尺、深、厚、長、短、当
3階平面図	
屋根伏図	
1/100	

東郷建築事務所
1965

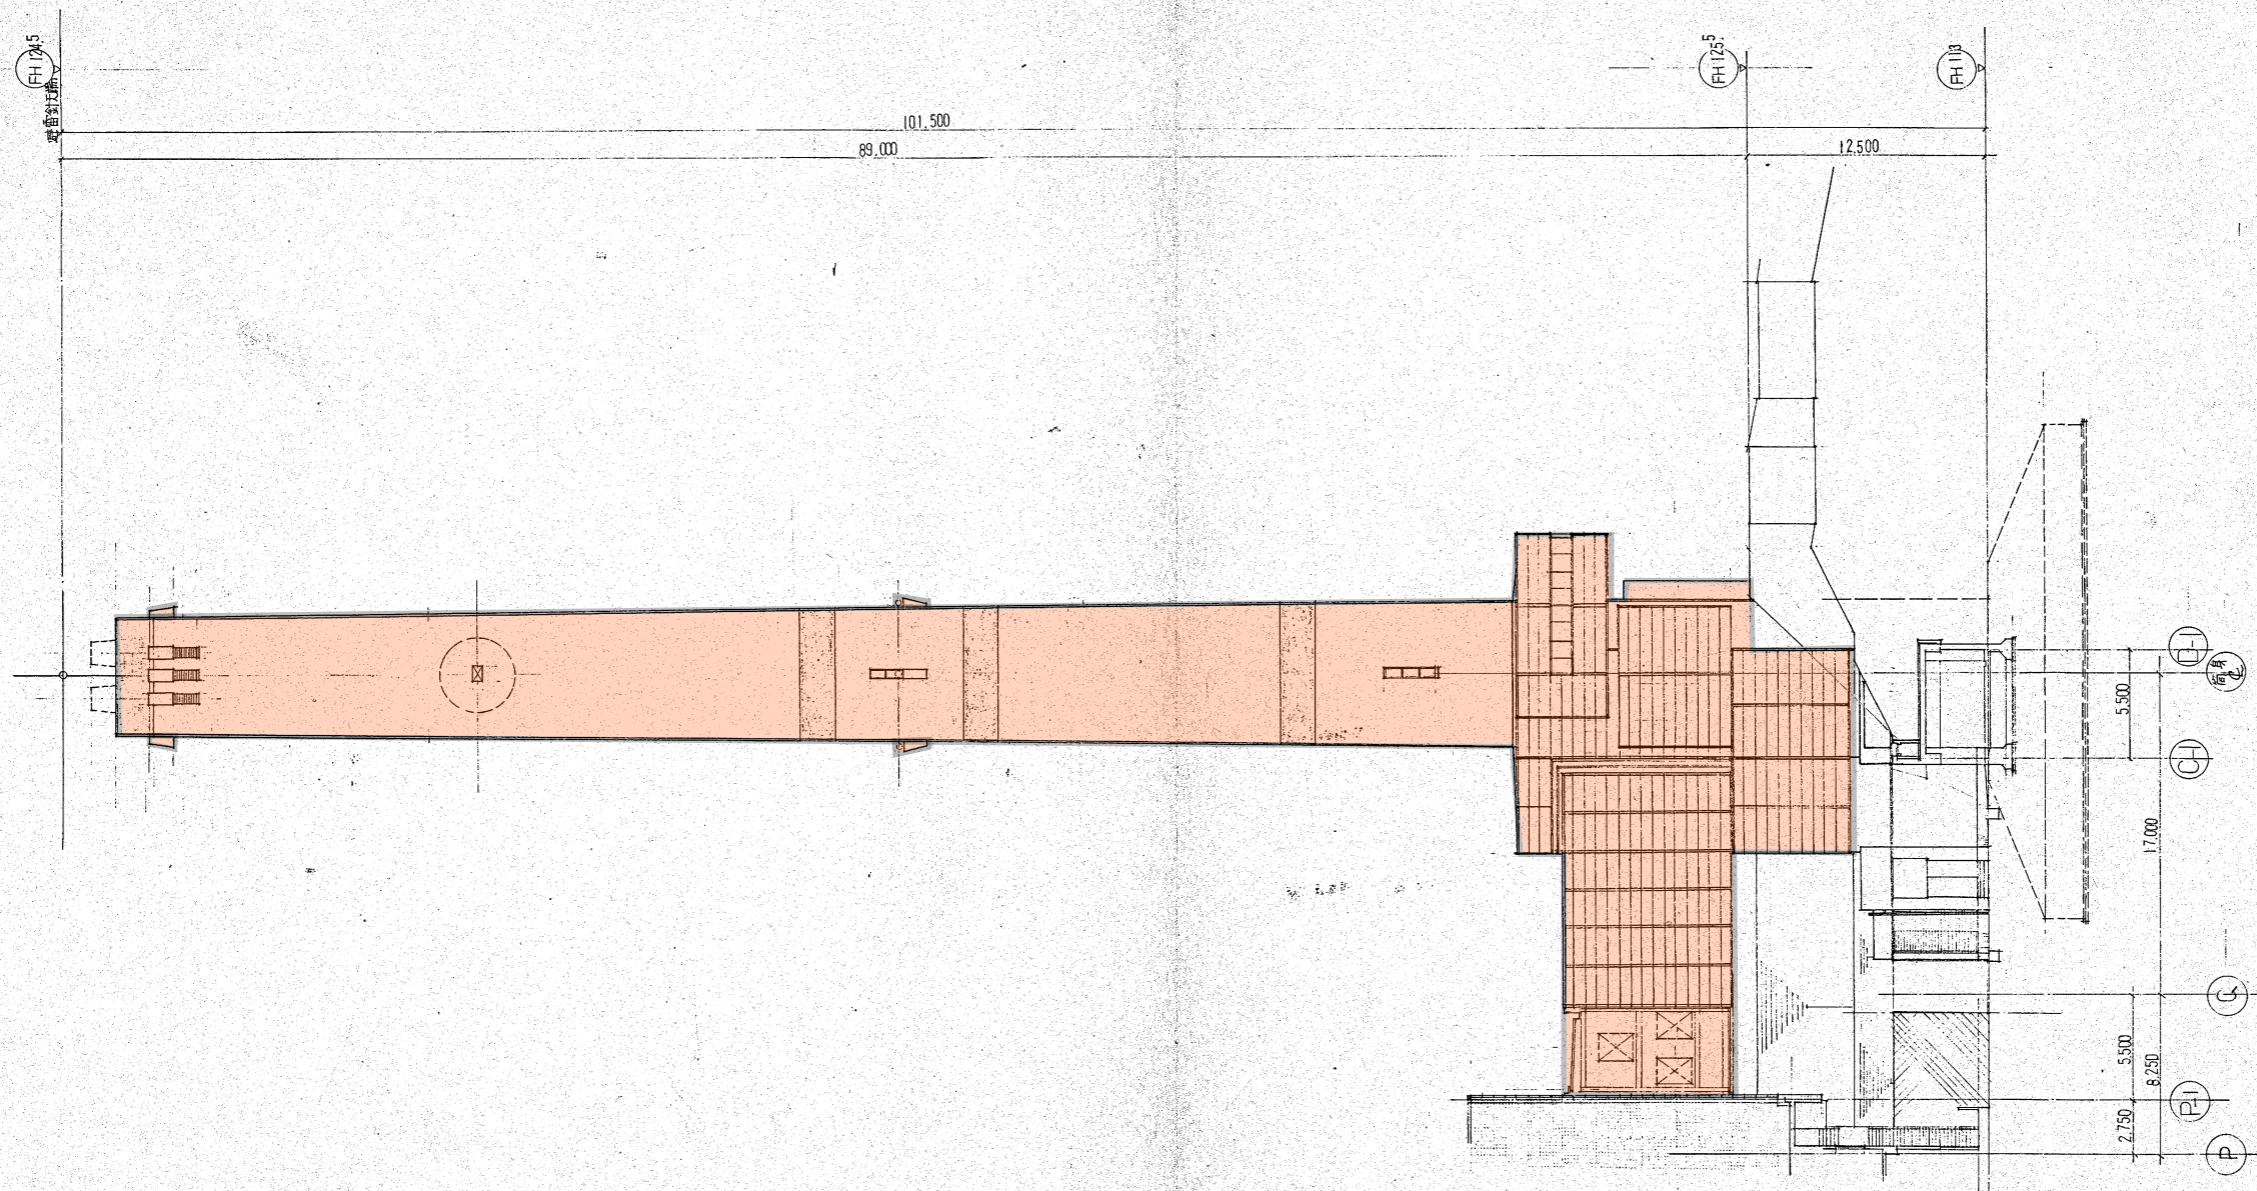

南西面図 1/200

昭和53年度		昭和53年度		昭和53年度	
子6次工事 検査 施工 検査 設計 建築 設計		子6次工事 検査 施工 検査 設計 建築 設計		子6次工事 検査 施工 検査 設計 建築 設計	
図面リスト縮	尺課長保長担	図面番号	A-12/	事務所	東畑建築事務所
南面図	1/200	分類	—	一級建築士登録第39265号	士野研一
		年月日	—	所長	
		訂正No.	—		
		要求No.	—		
		神戸市住宅局登録第39265号			

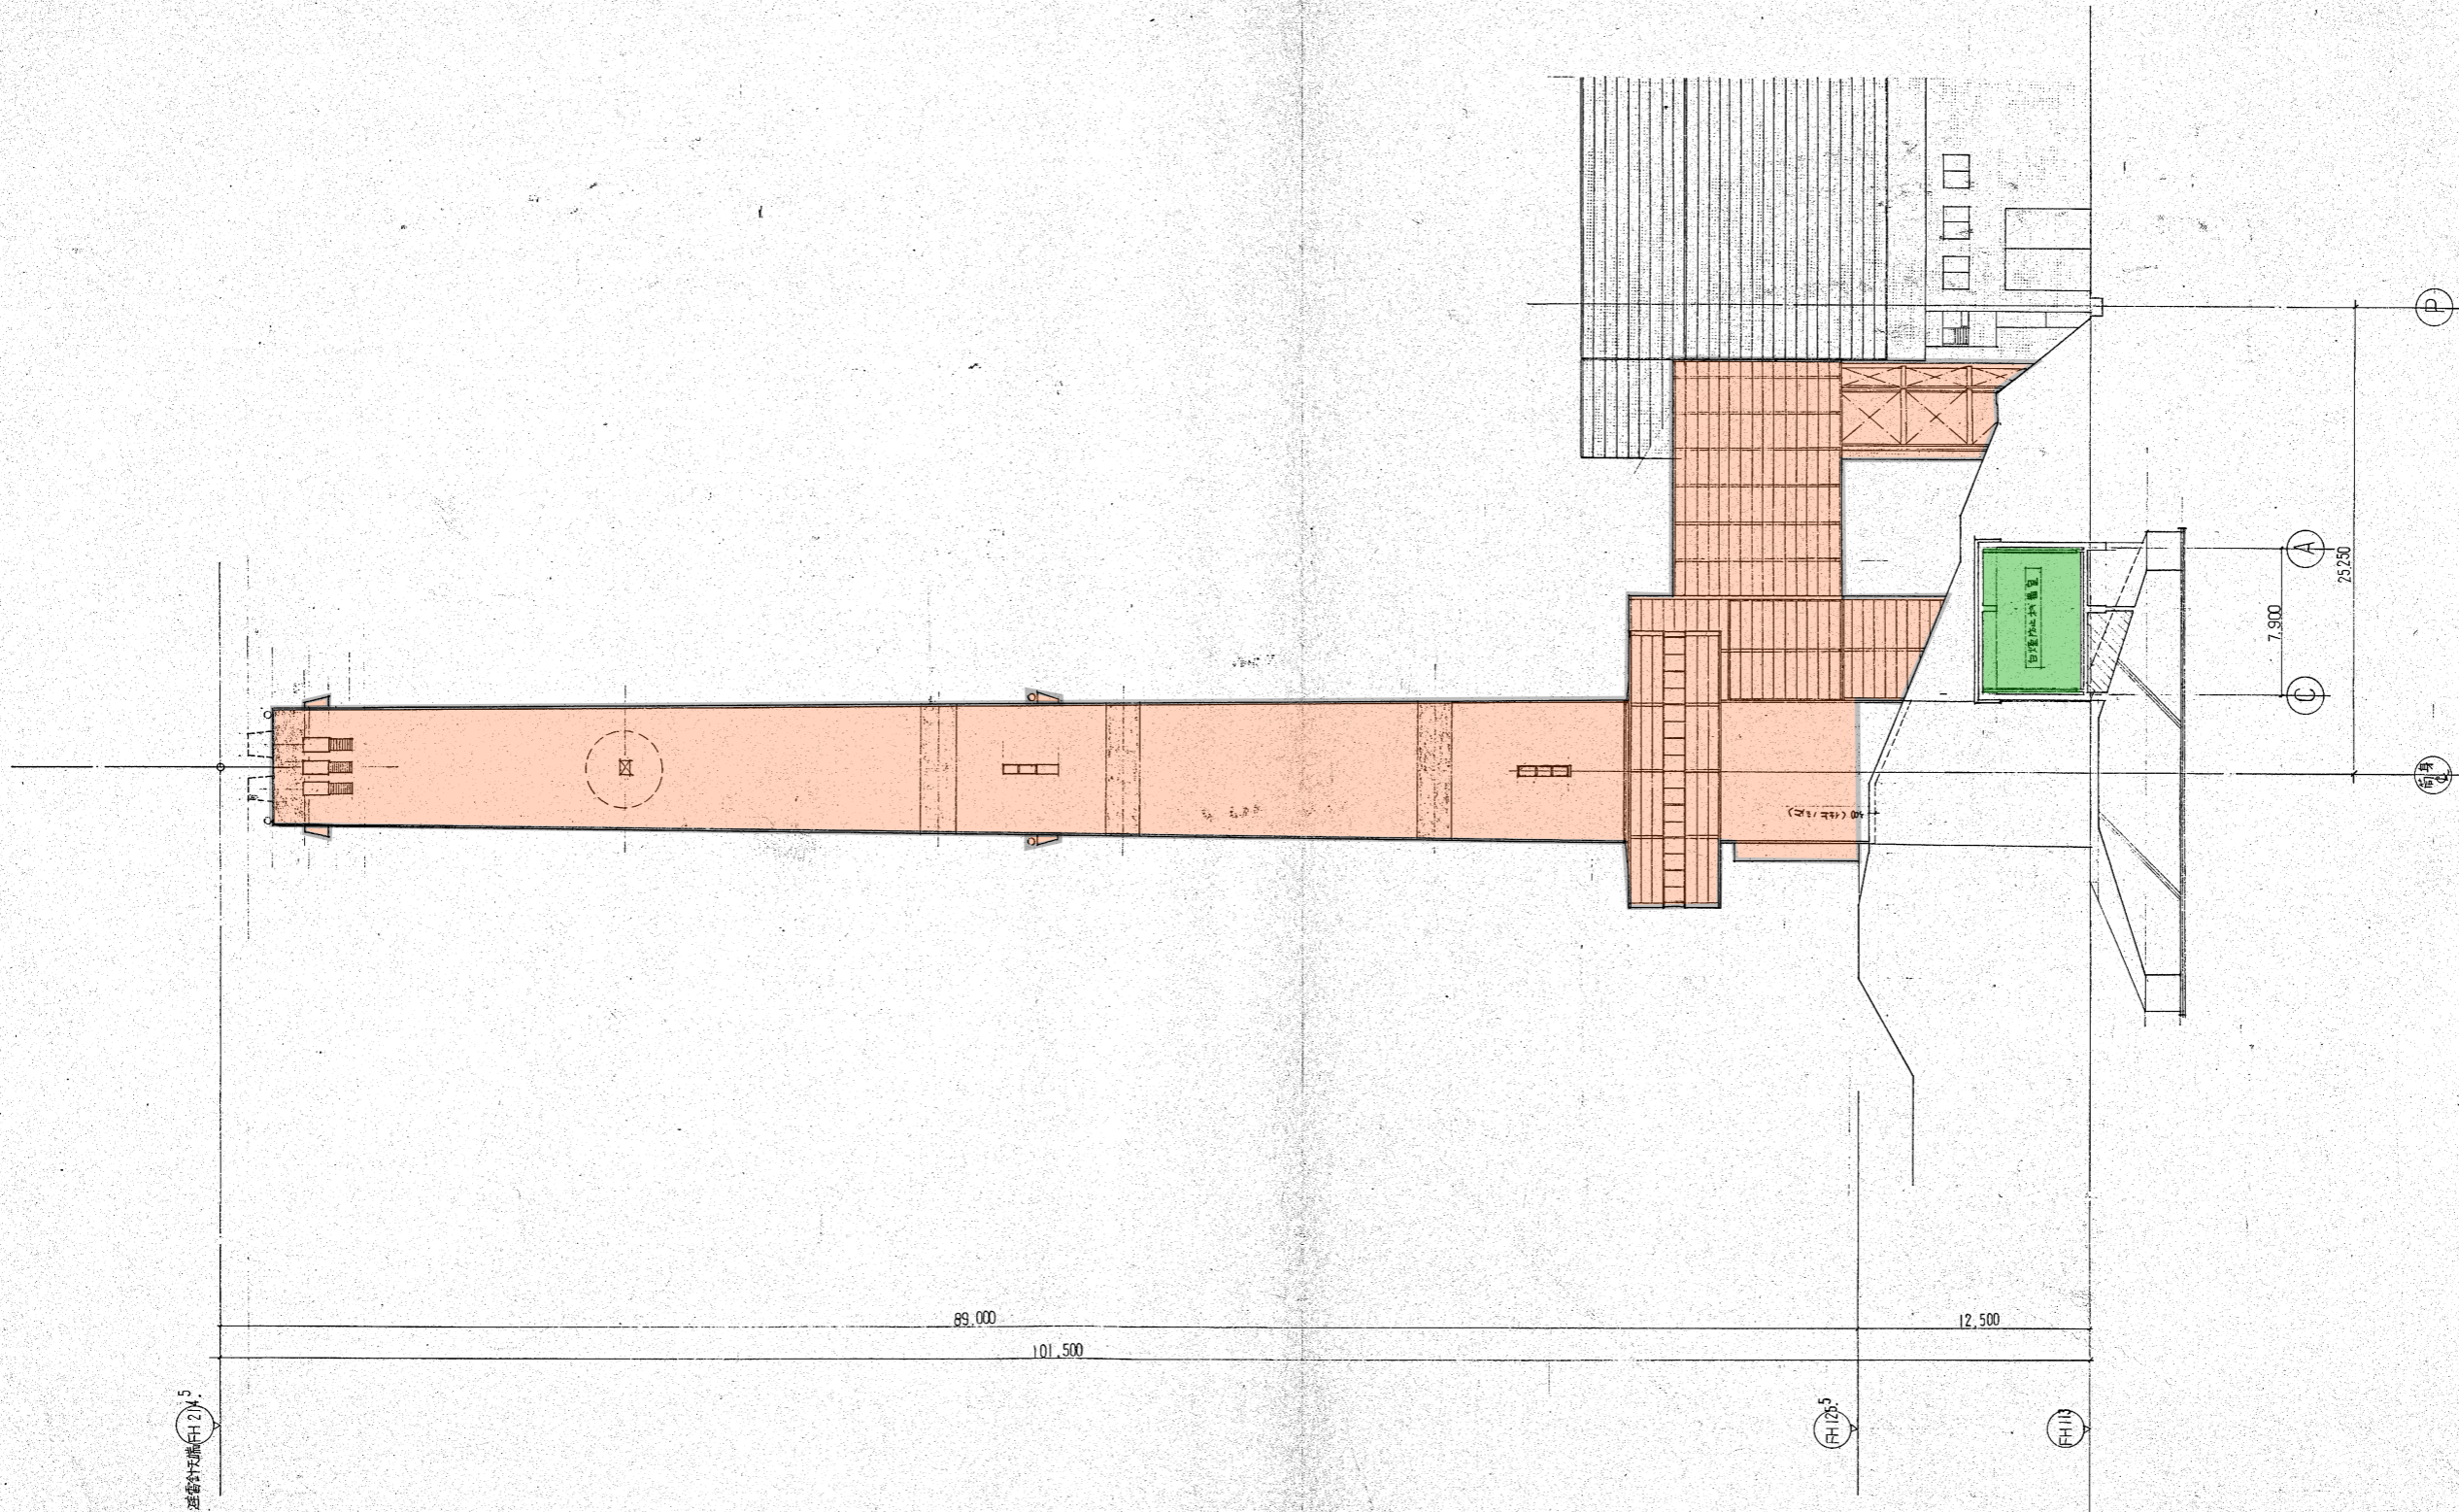


北 西 南 東

1/200

昭和 53 年度	図面	図面	図面
水 6 次工場 煙突 加付築地設置工事	番 号	A-14	尺 寸
図面リスト揃	尺 寸	課長 係長 担当	分 類
北 面 図	主 題		用 途
	用 途	口? No. 要求 No.	用 途
	用 途	神戸市住宅の管理運営課	用 途
	用 途		用 途
	用 途		用 途

株 式 会 社	東 畑 建 築 事 務 所
一 級 建 築 士 登 録 第 3915 号	所 長
所 長	

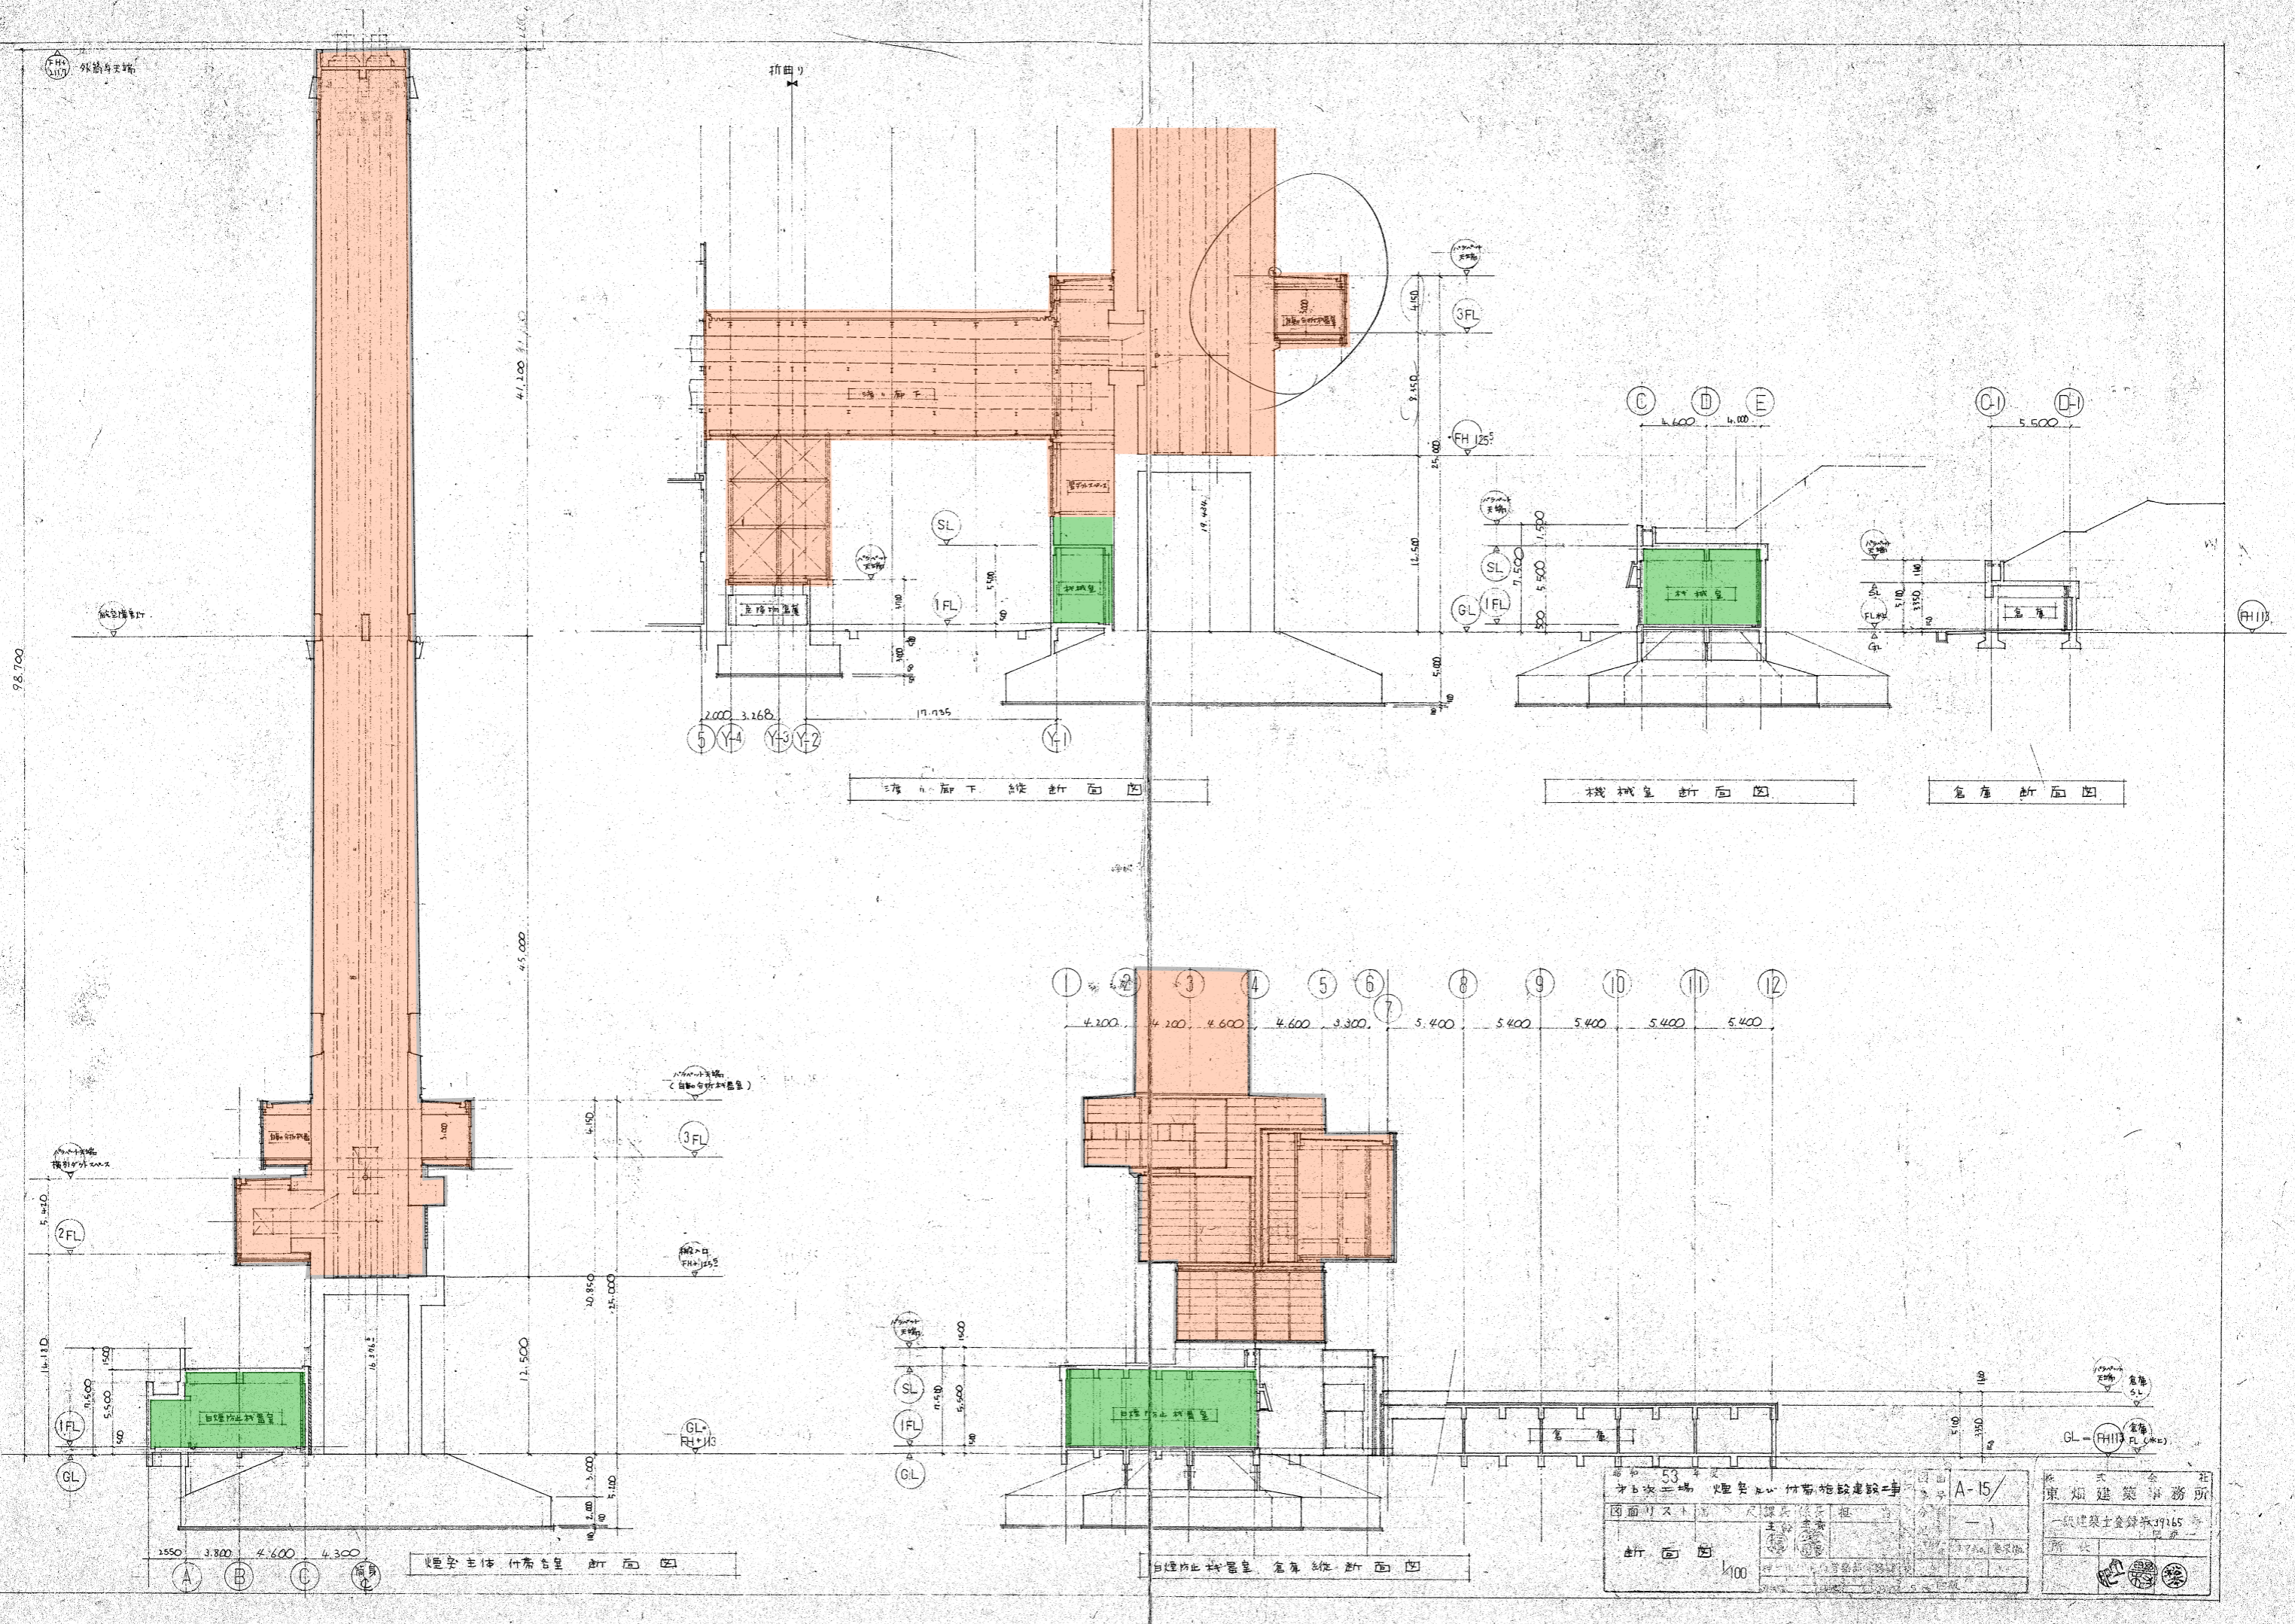

煙草貯藏室 倉庫 縱 断面図

機械室 断面図


倉庫 断面図

煙草貯藏室 倉庫 縱 断面図


煙草貯藏室 倉庫 縱 断面図

53 才木次二場 煙草貯藏室 倉庫 建築設計 図面リスト 断面図 1/100	A-15 東畑建築事務所 一級建築士登録第19265号 事務所
--	--


航空障害灯デッキ S=1/100

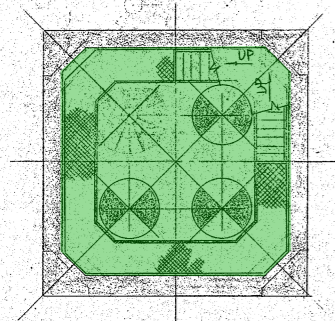


支持点 NO.4 デッキ S=1/100

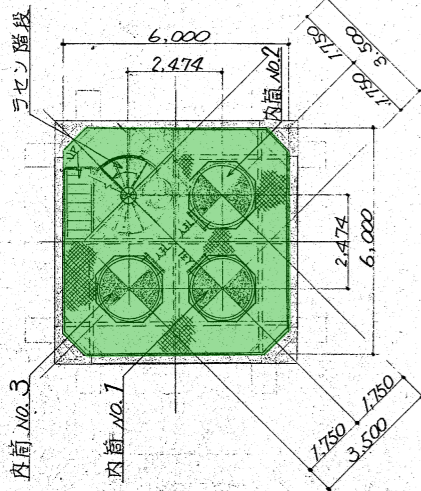


支持点 NO.1~3 デッキ S=1/100

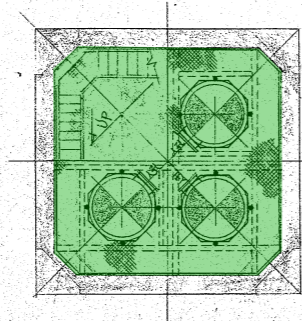


デッキ階段配置

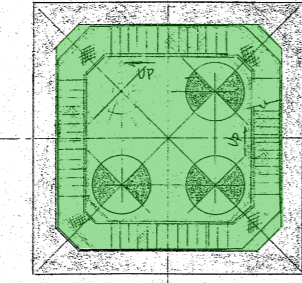


計測用デッキ S=1/100

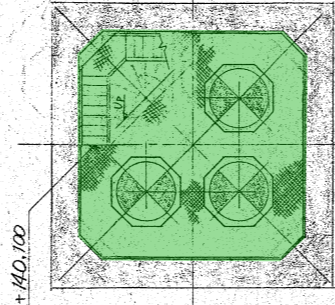


計測室出入口デッキ S=1/100

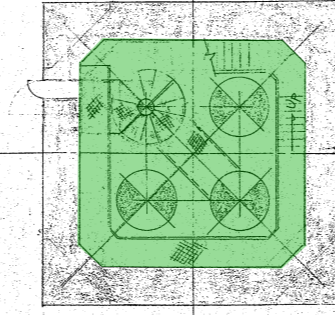



灰取出口用デッキ S=1/100

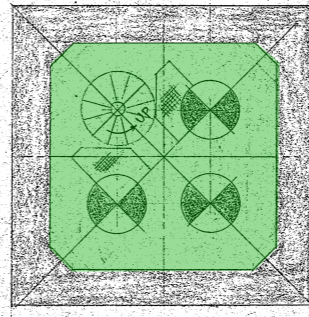


煙道取入口及び
工事用マンホール取付位置 S=1/100

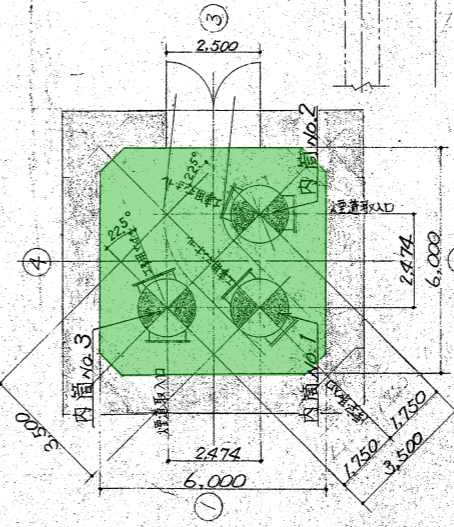

内筒配置図

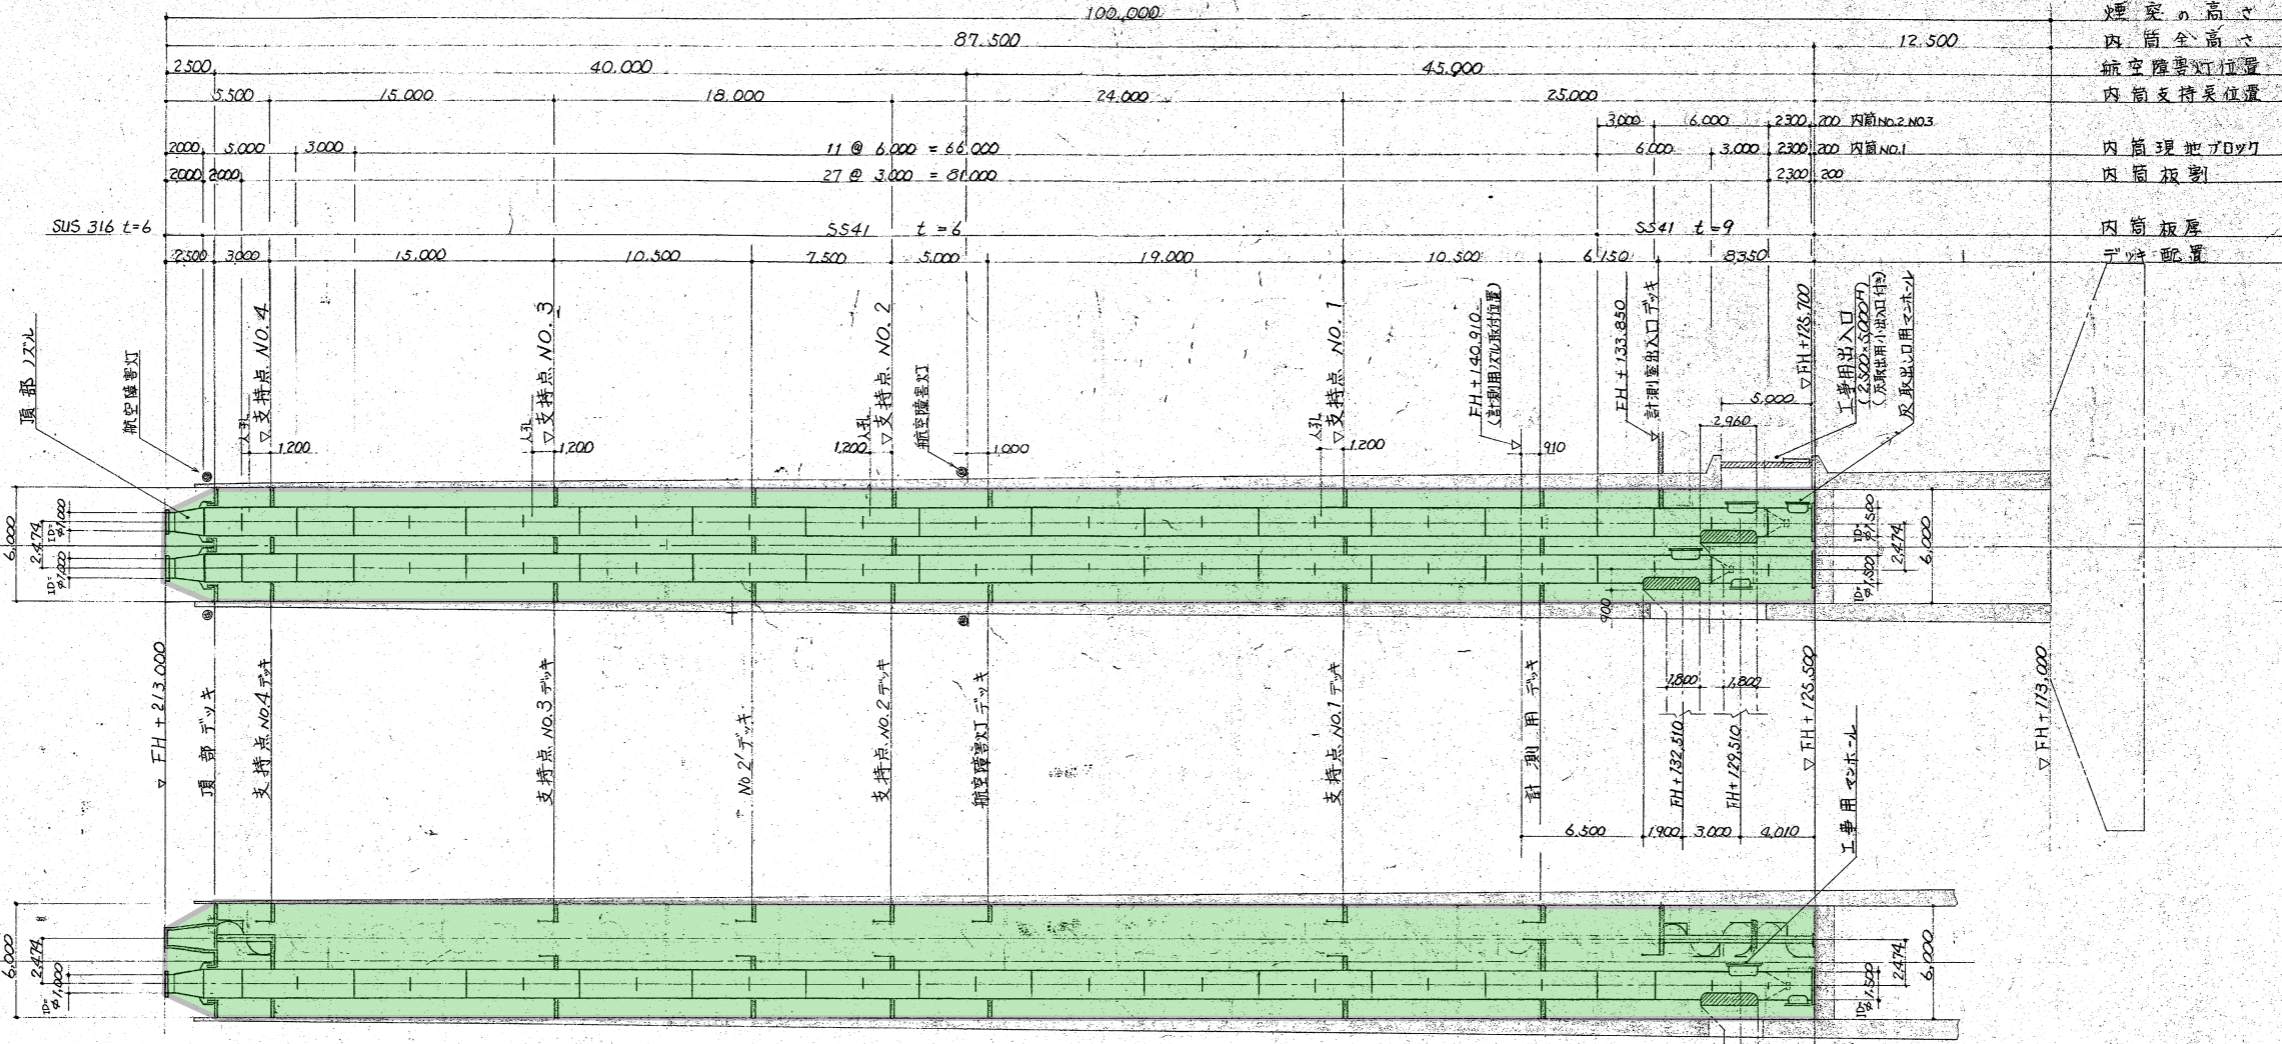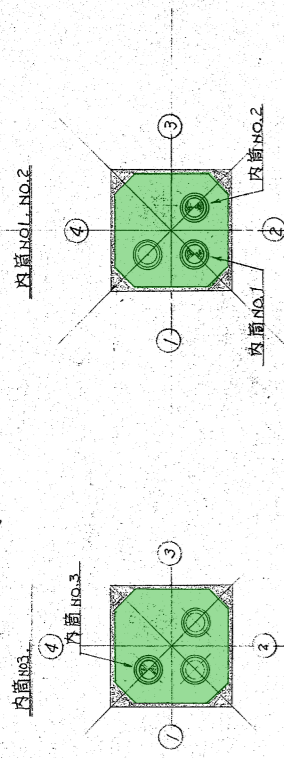

共通欄	分類番号	A-100	図号	3716	要求No.	
昭和53年	作成	202	27			
内筒身			神戸市環境局管務課建設			

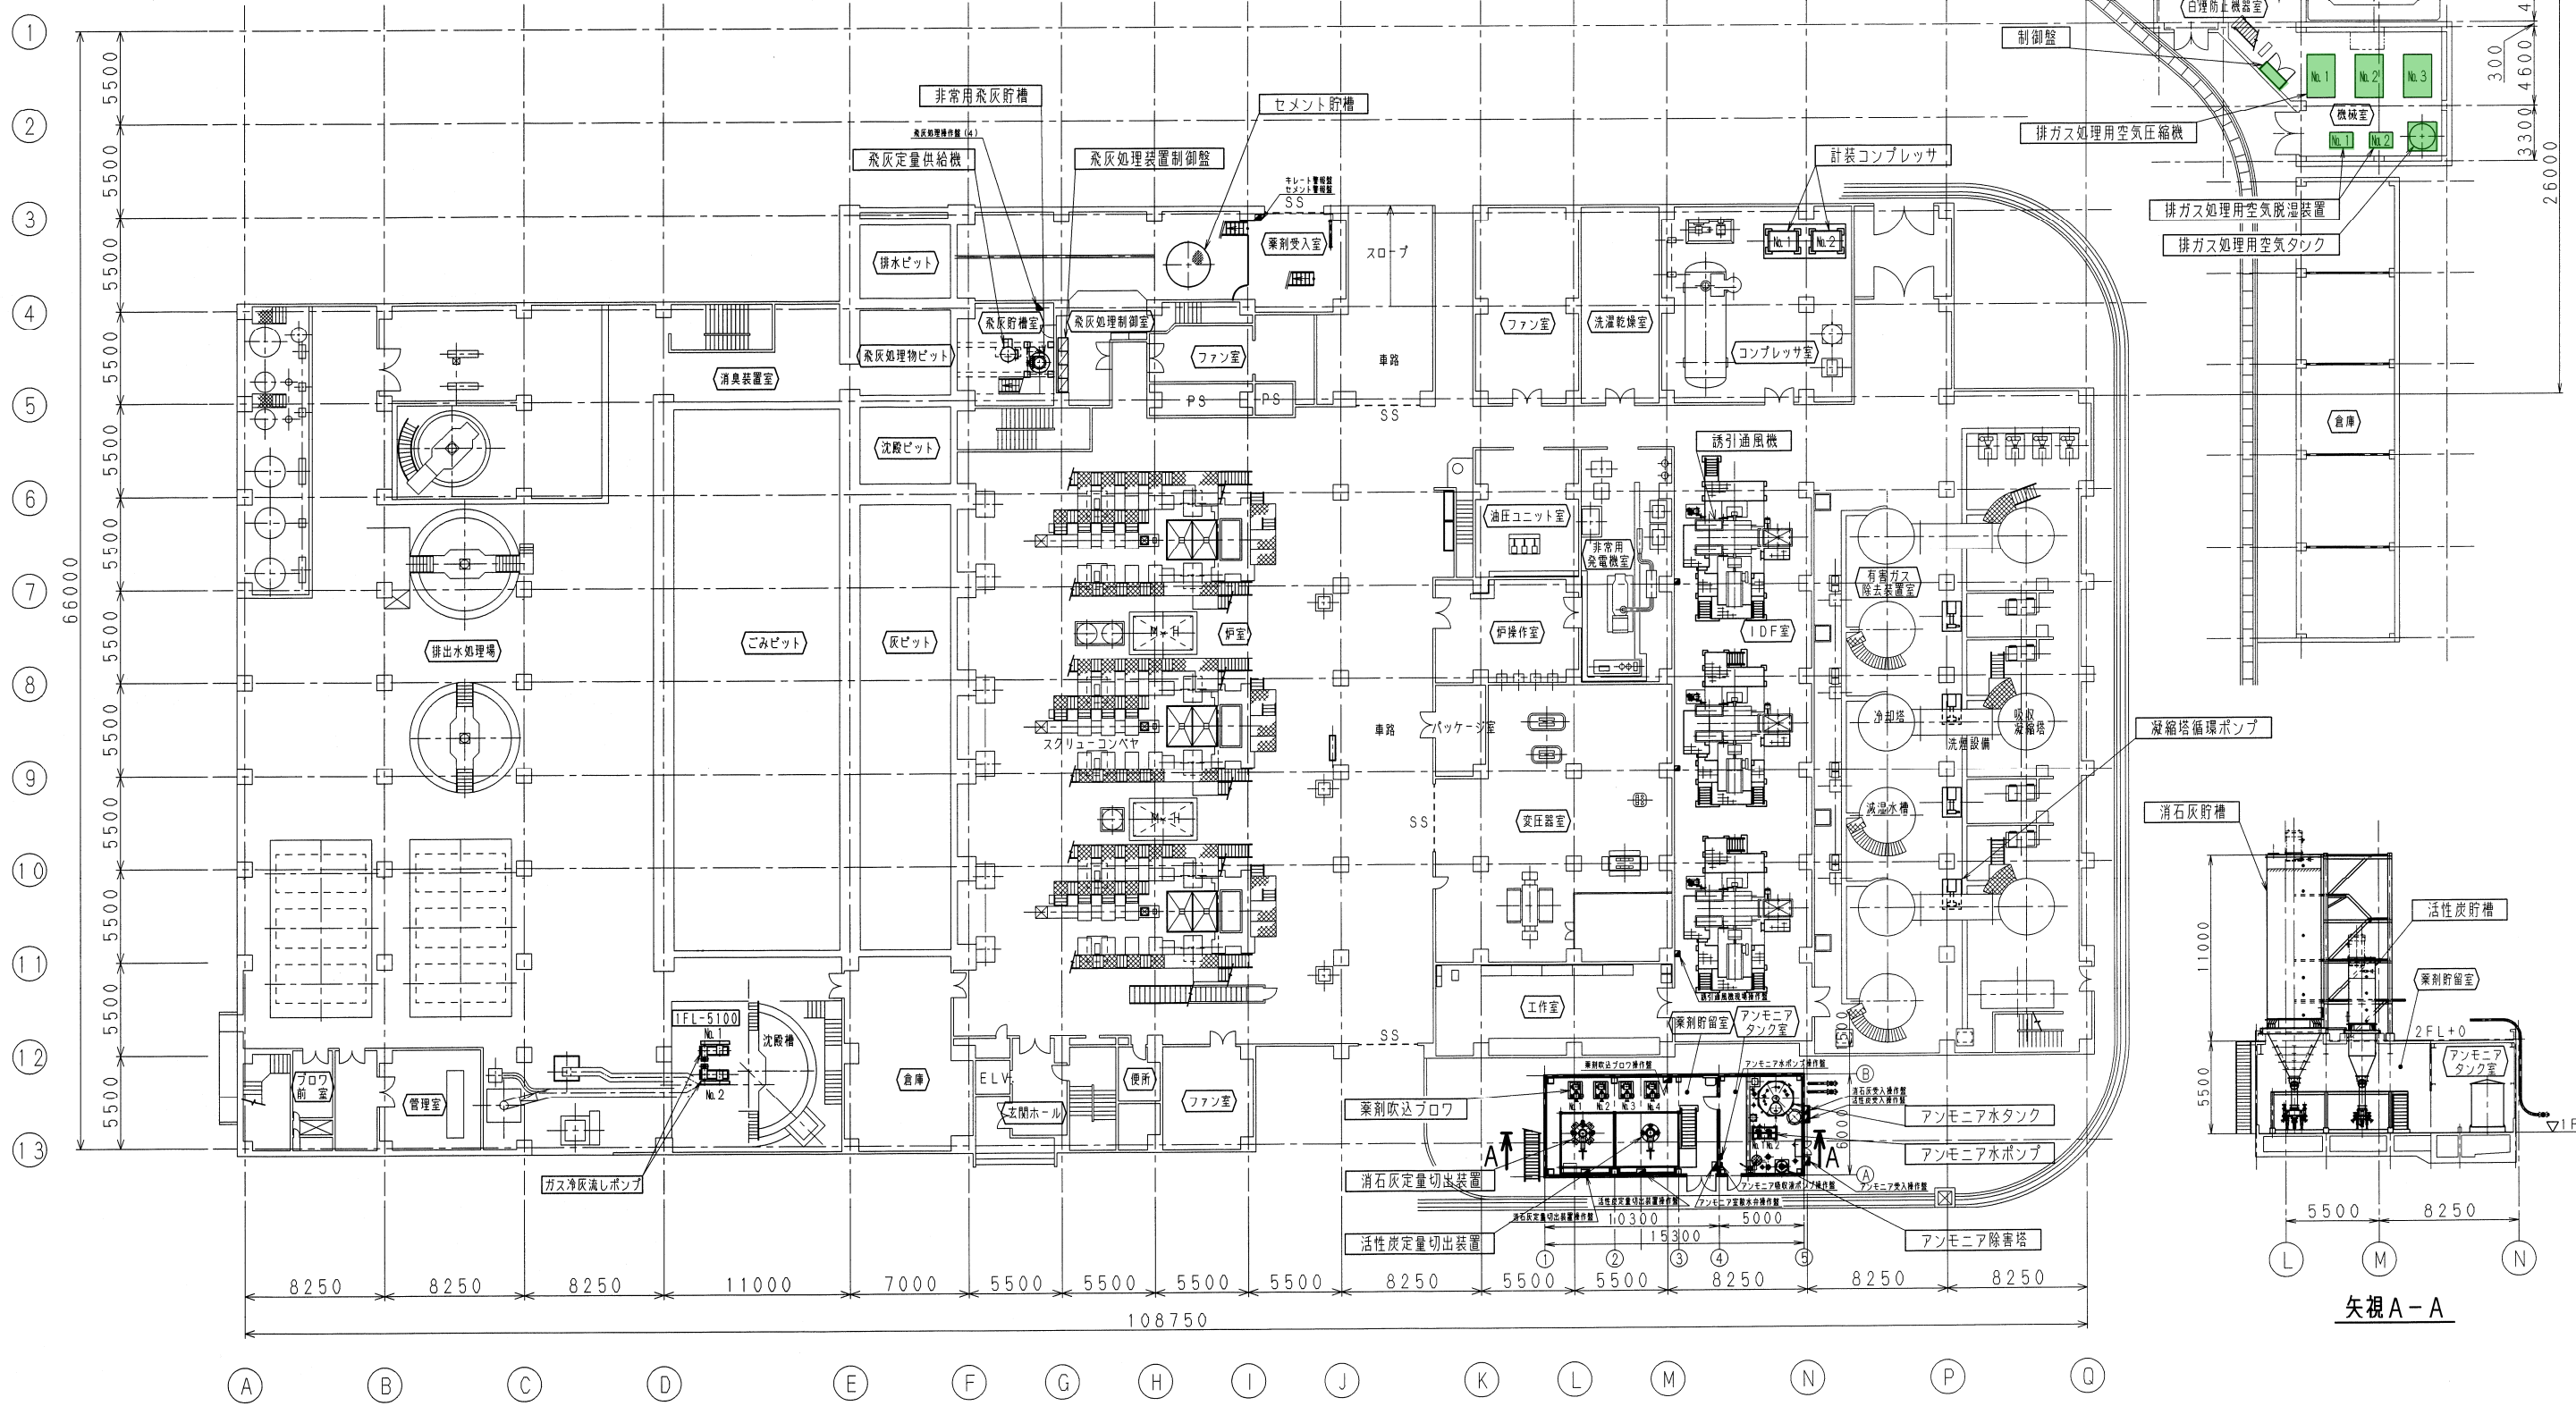

凝縮塔循環ポンプ追加	H13 2.10	矢田	久保	青木
REVISIONS 改正理由	DATE 日付	DESIGNED 作成	CHECKED 審査	APPROVED 承認

KAWASAKI HEAVY INDUSTRIES, LTD. 環境装置事業部 技術部 基本計画グループ	APPROVED	青木	承認
	CHECKED	久保	作成
MAX. PRESS 最高使用圧力	DESIGNED	矢田	設計
M.T. PRESS 水圧試験圧力	DRAWN		製図
3RD ANGLE PROJECTION	SCALE	1/200	
DATE 作成日	1999.11.8	DWG. NO.	12470-110221
		図番	1